 



屋内施設配置図

[1階平面図]



[1階平面図]

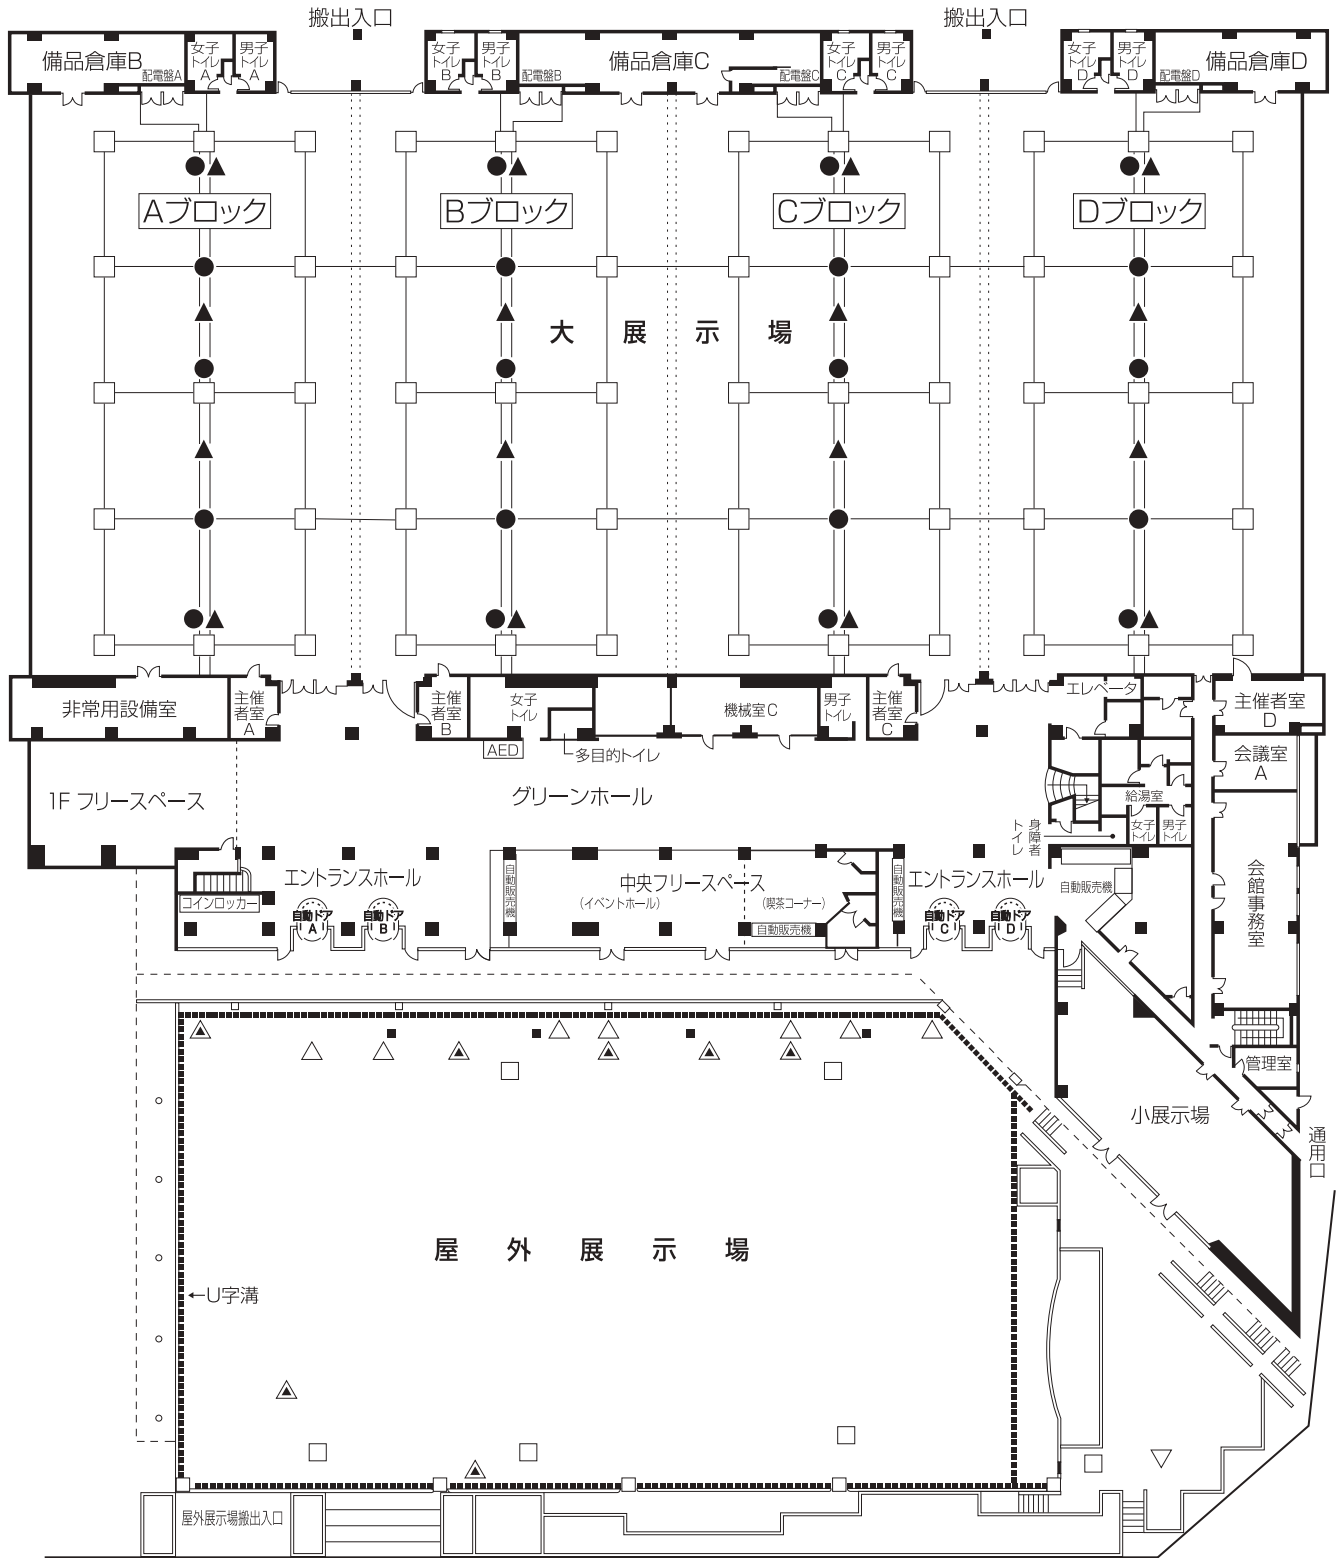

縮尺 1:800

●	動力・電灯	▲	給水・排水	□	ハンドホール	—	ヨビ管路
△	雨水柵	▲	汚水柵	■	散水柵	＝	共同溝